



Sezione 04

Stato di Fatto

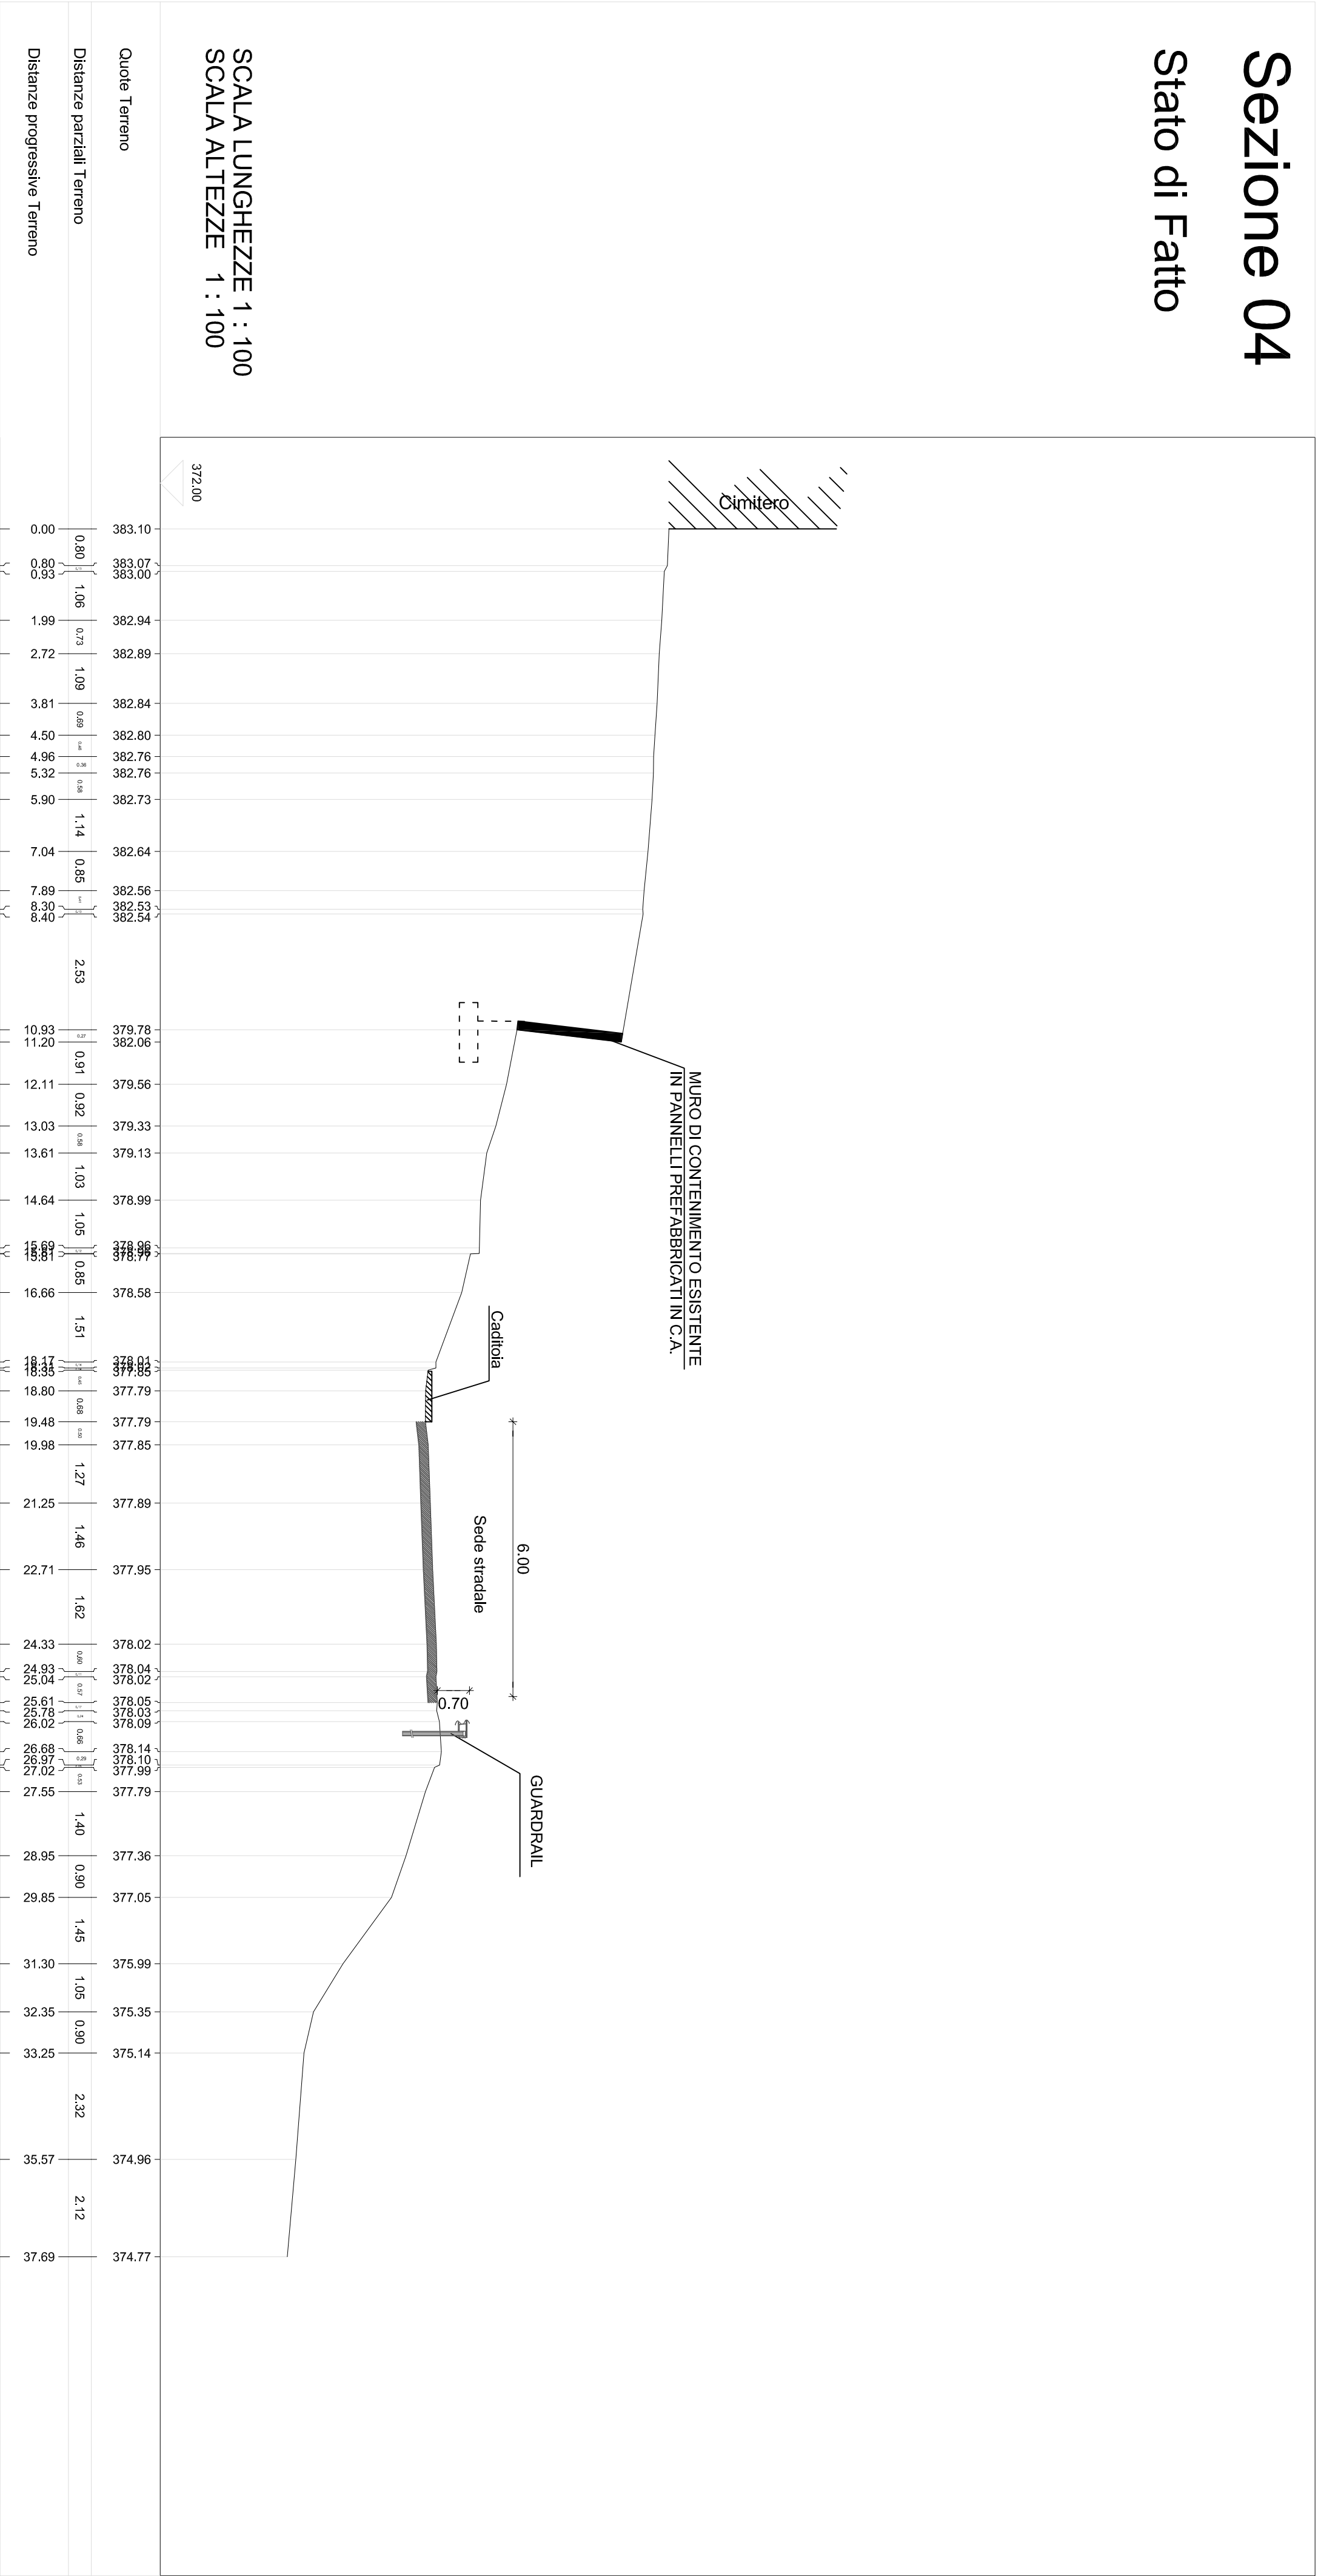

Sezione 04

Stato di Progetto

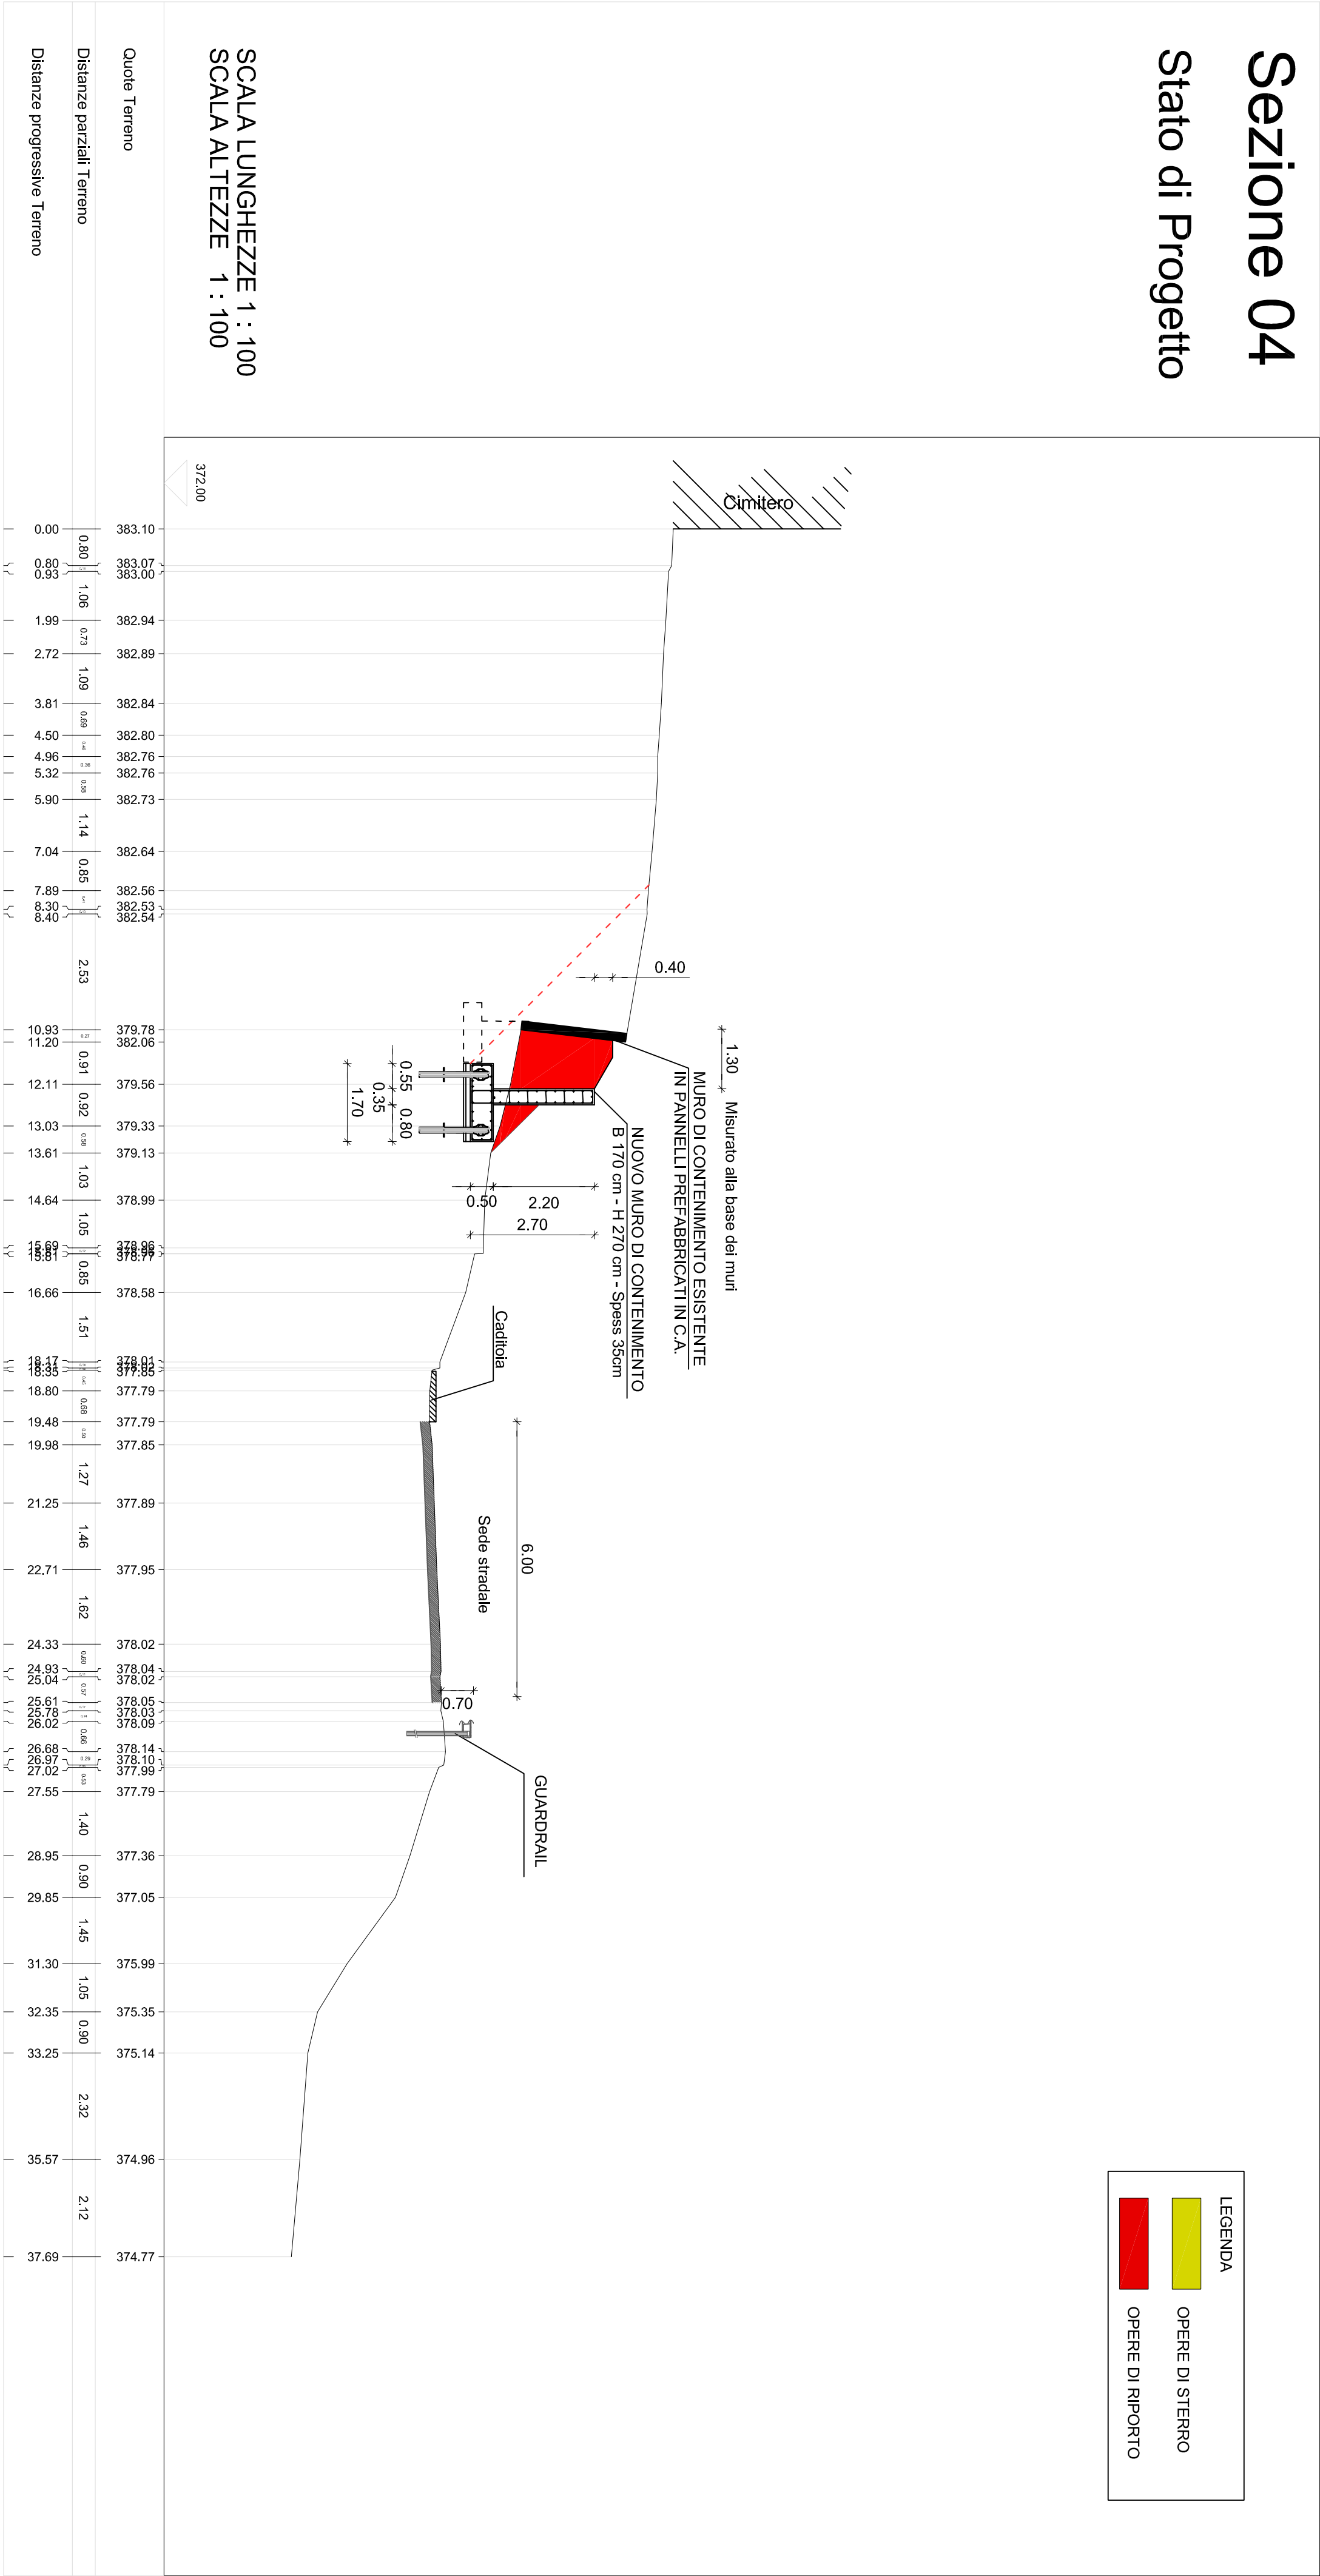

LEGENDA

OPERE DI SIERRO

OPERE DI RIPORTO

Emissione per Tav. N° 08

Data Emissione
Marzo '20
Scala
1:100

Progettista architettonico
VS STUDIO ASSOCIATO
ING. MICHELE SALA
Via G. Bonoli, 4 - 20133 Milano - Tel. 02/58100000
Fax 02/58100001
Email: vsstudioassociato@gmail.com
Il Progettista
Ing. Michele Sala
VS STUDIO ASSOCIATO
Via G. Bonoli, 4 - 20133 Milano - Tel. 02/58100000
Fax 02/58100001
Email: vsstudioassociato@gmail.com
Studi geotecnico-geologici

Il Direttore Lavori
VS STUDIO ASSOCIATO
ING. MICHELE SALA
Via G. Bonoli, 4 - 20133 Milano - Tel. 02/58100000
Fax 02/58100001
Email: vsstudioassociato@gmail.com
Il Responsabile del Procedimento

Firma del Committente

Firma dell'impresa esecutrice

☒ PROGETTO serie PR ☐ FATTIBILITA' serie F

☒ AUTORIZZAZIONE serie AU ☐ DEFINITIVO serie D

☒ ANTICIPA ELETTRICA serie AE ☒ ESISTENTE serie E

☐ RILIEVO serie RI ☐ IMPIANTO TERMICO serie W

☐ STRUTTURE serie S ☐ IMPIANTO ELETTRICO serie E

☐ ACQUEDOTTO serie A ☐ IMPIANTO IDRICO serie I

☒ STATO ATTUALE serie T ☒ TAV. GEOMETRICHE serie G

☒ STATO DI PROGETTO serie R ☐ ELAB. DI TESTO serie T

☐ CONCORDATO serie C

☐ Revisione


☐ 1 ☐ 2 ☐ 3 ☐ 4 ☐ 5



Comune di MONTECALVO VERSIGGIA
Provincia di Pavia
Regione Lombardia

Il Sindaco

Il Segretario

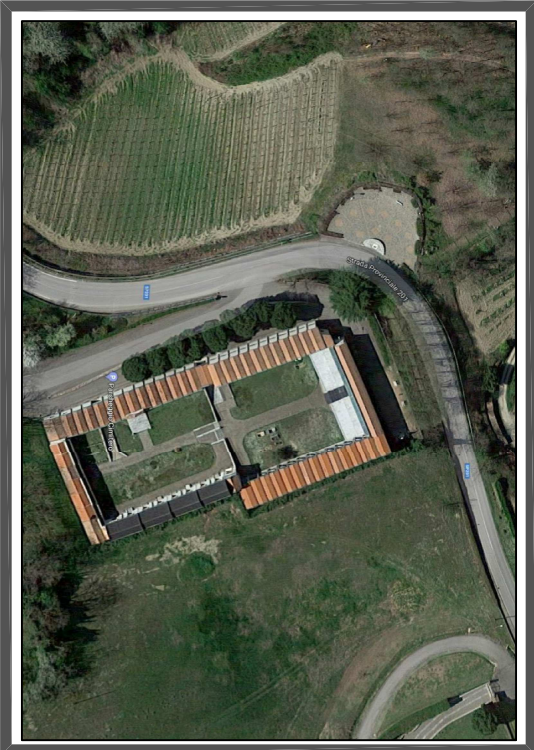

PROGETTO ESECUTIVO

CONSOLIDAMENTO VERSANTE NORD-OVEST
DEL CIMITERO COMUNALE DI
MONTECALVO VERSIGGIA

Sezione
SEZIONE TOPOGRAFICA - 04
STATO DI FATTO E STATO DI PROGETTO